
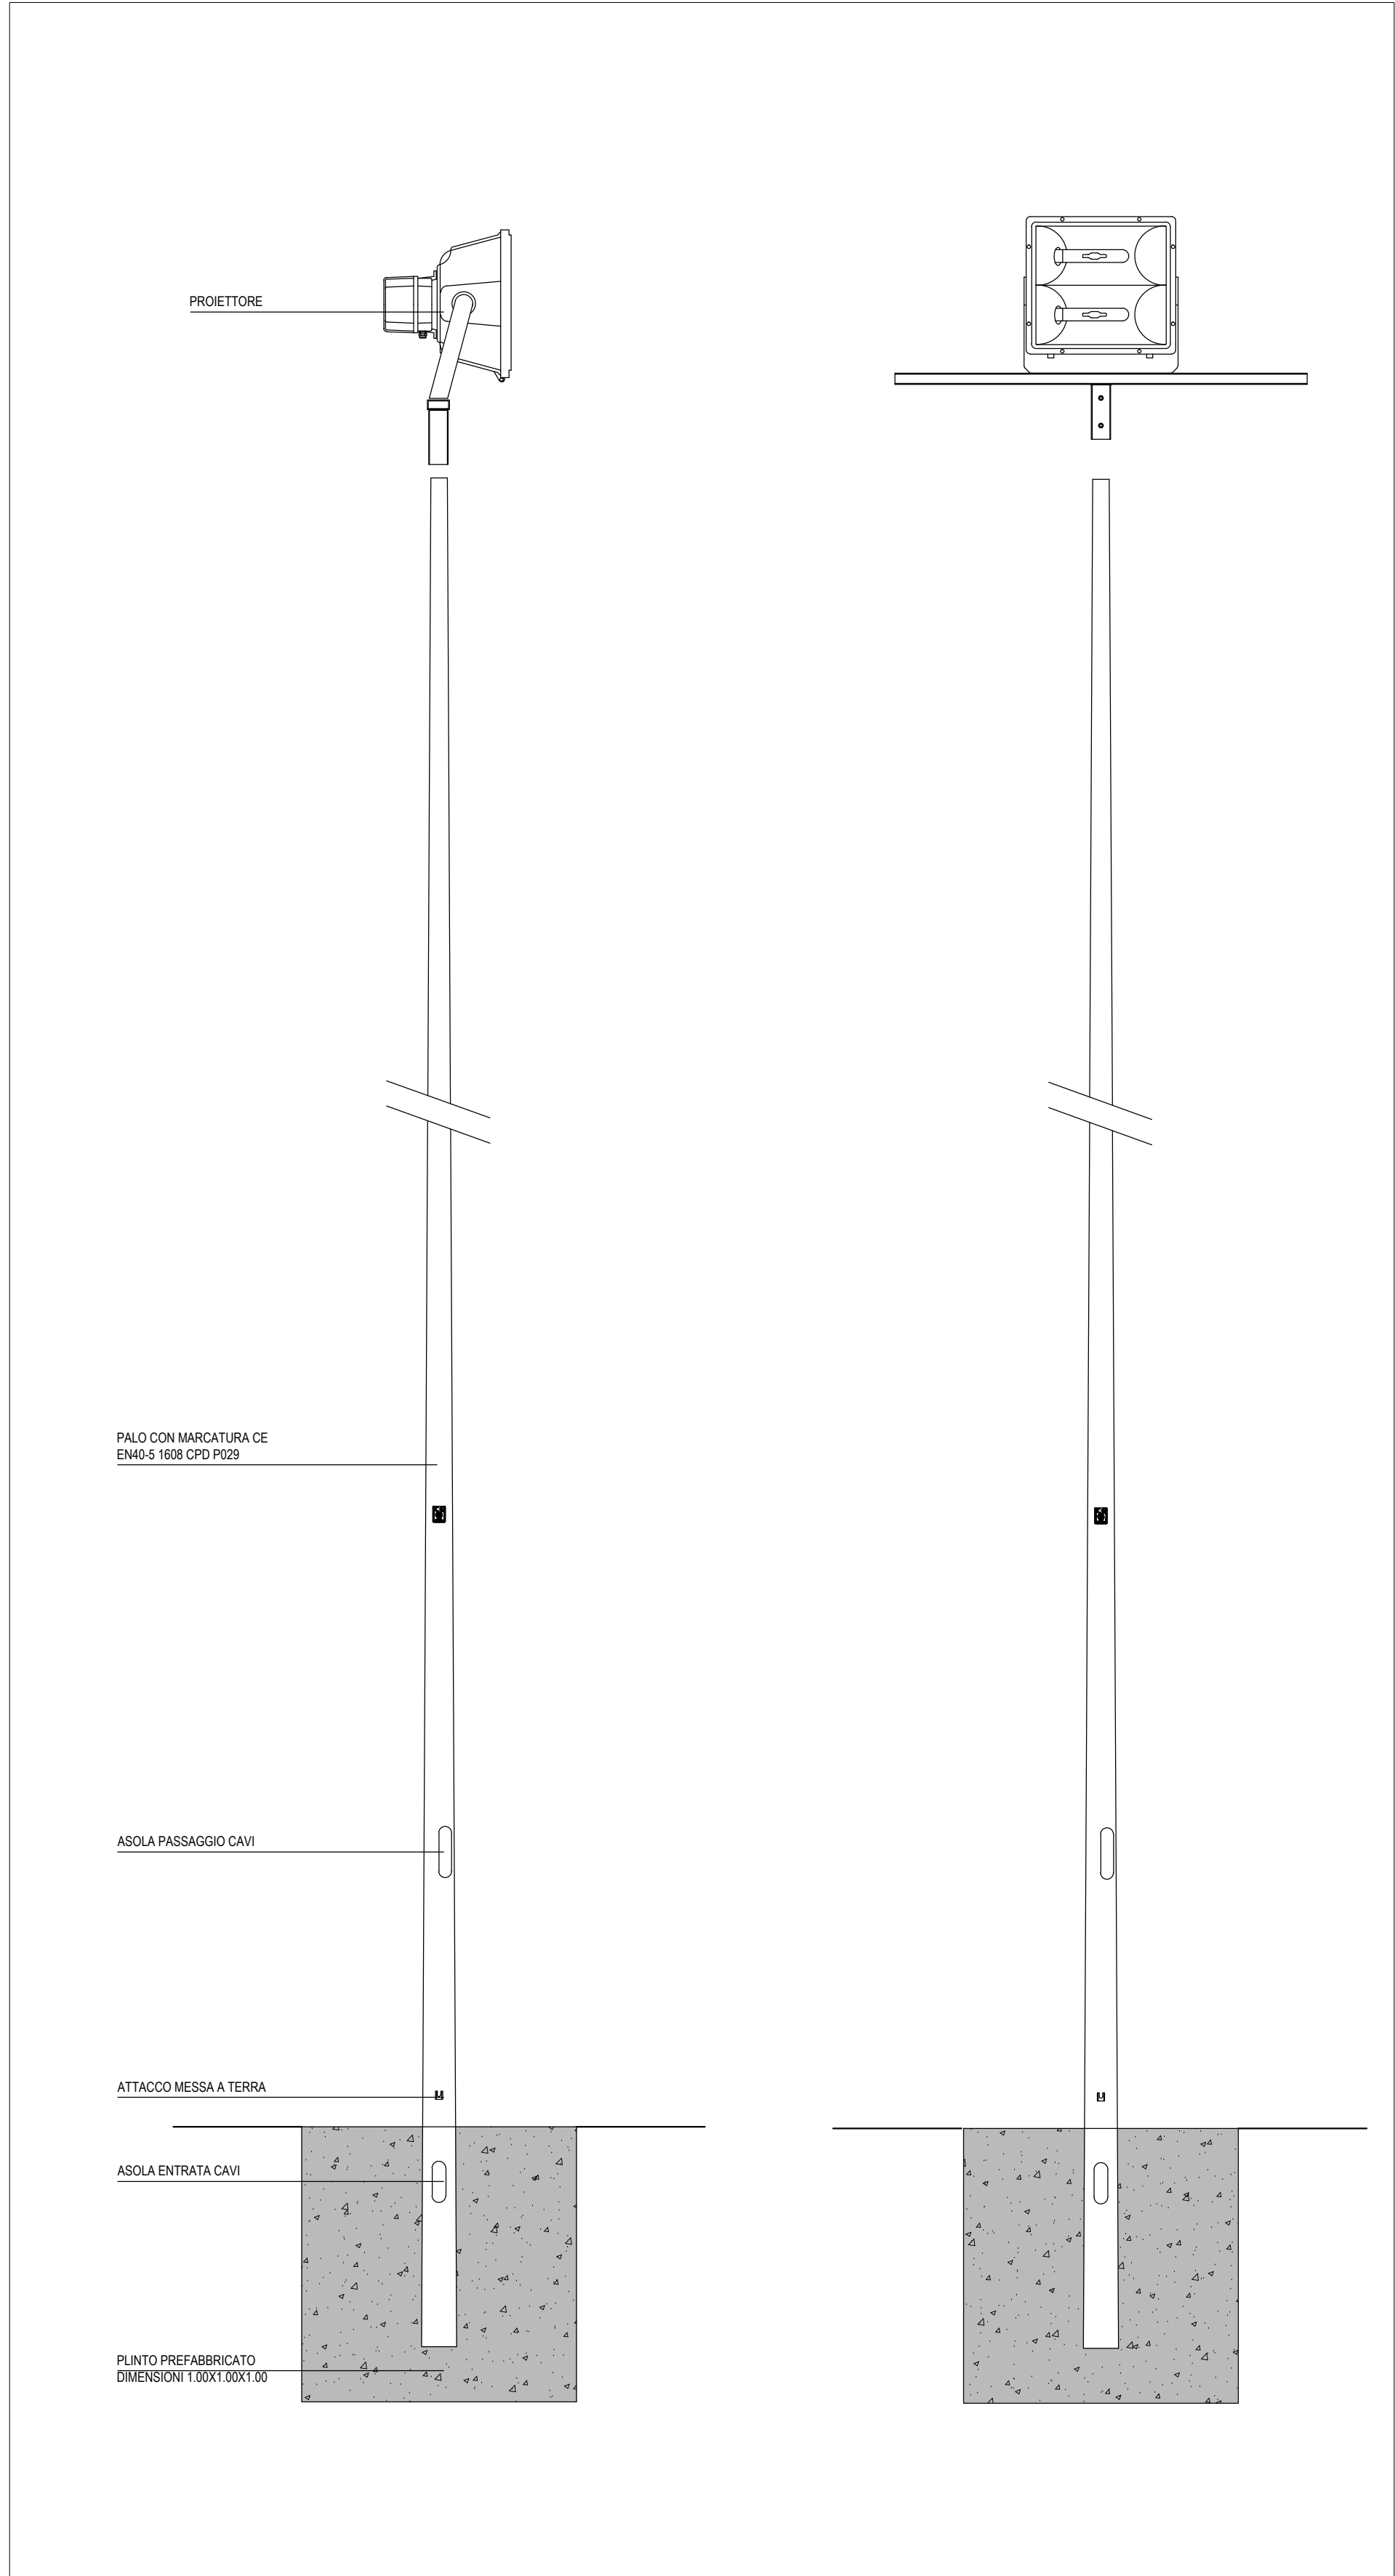


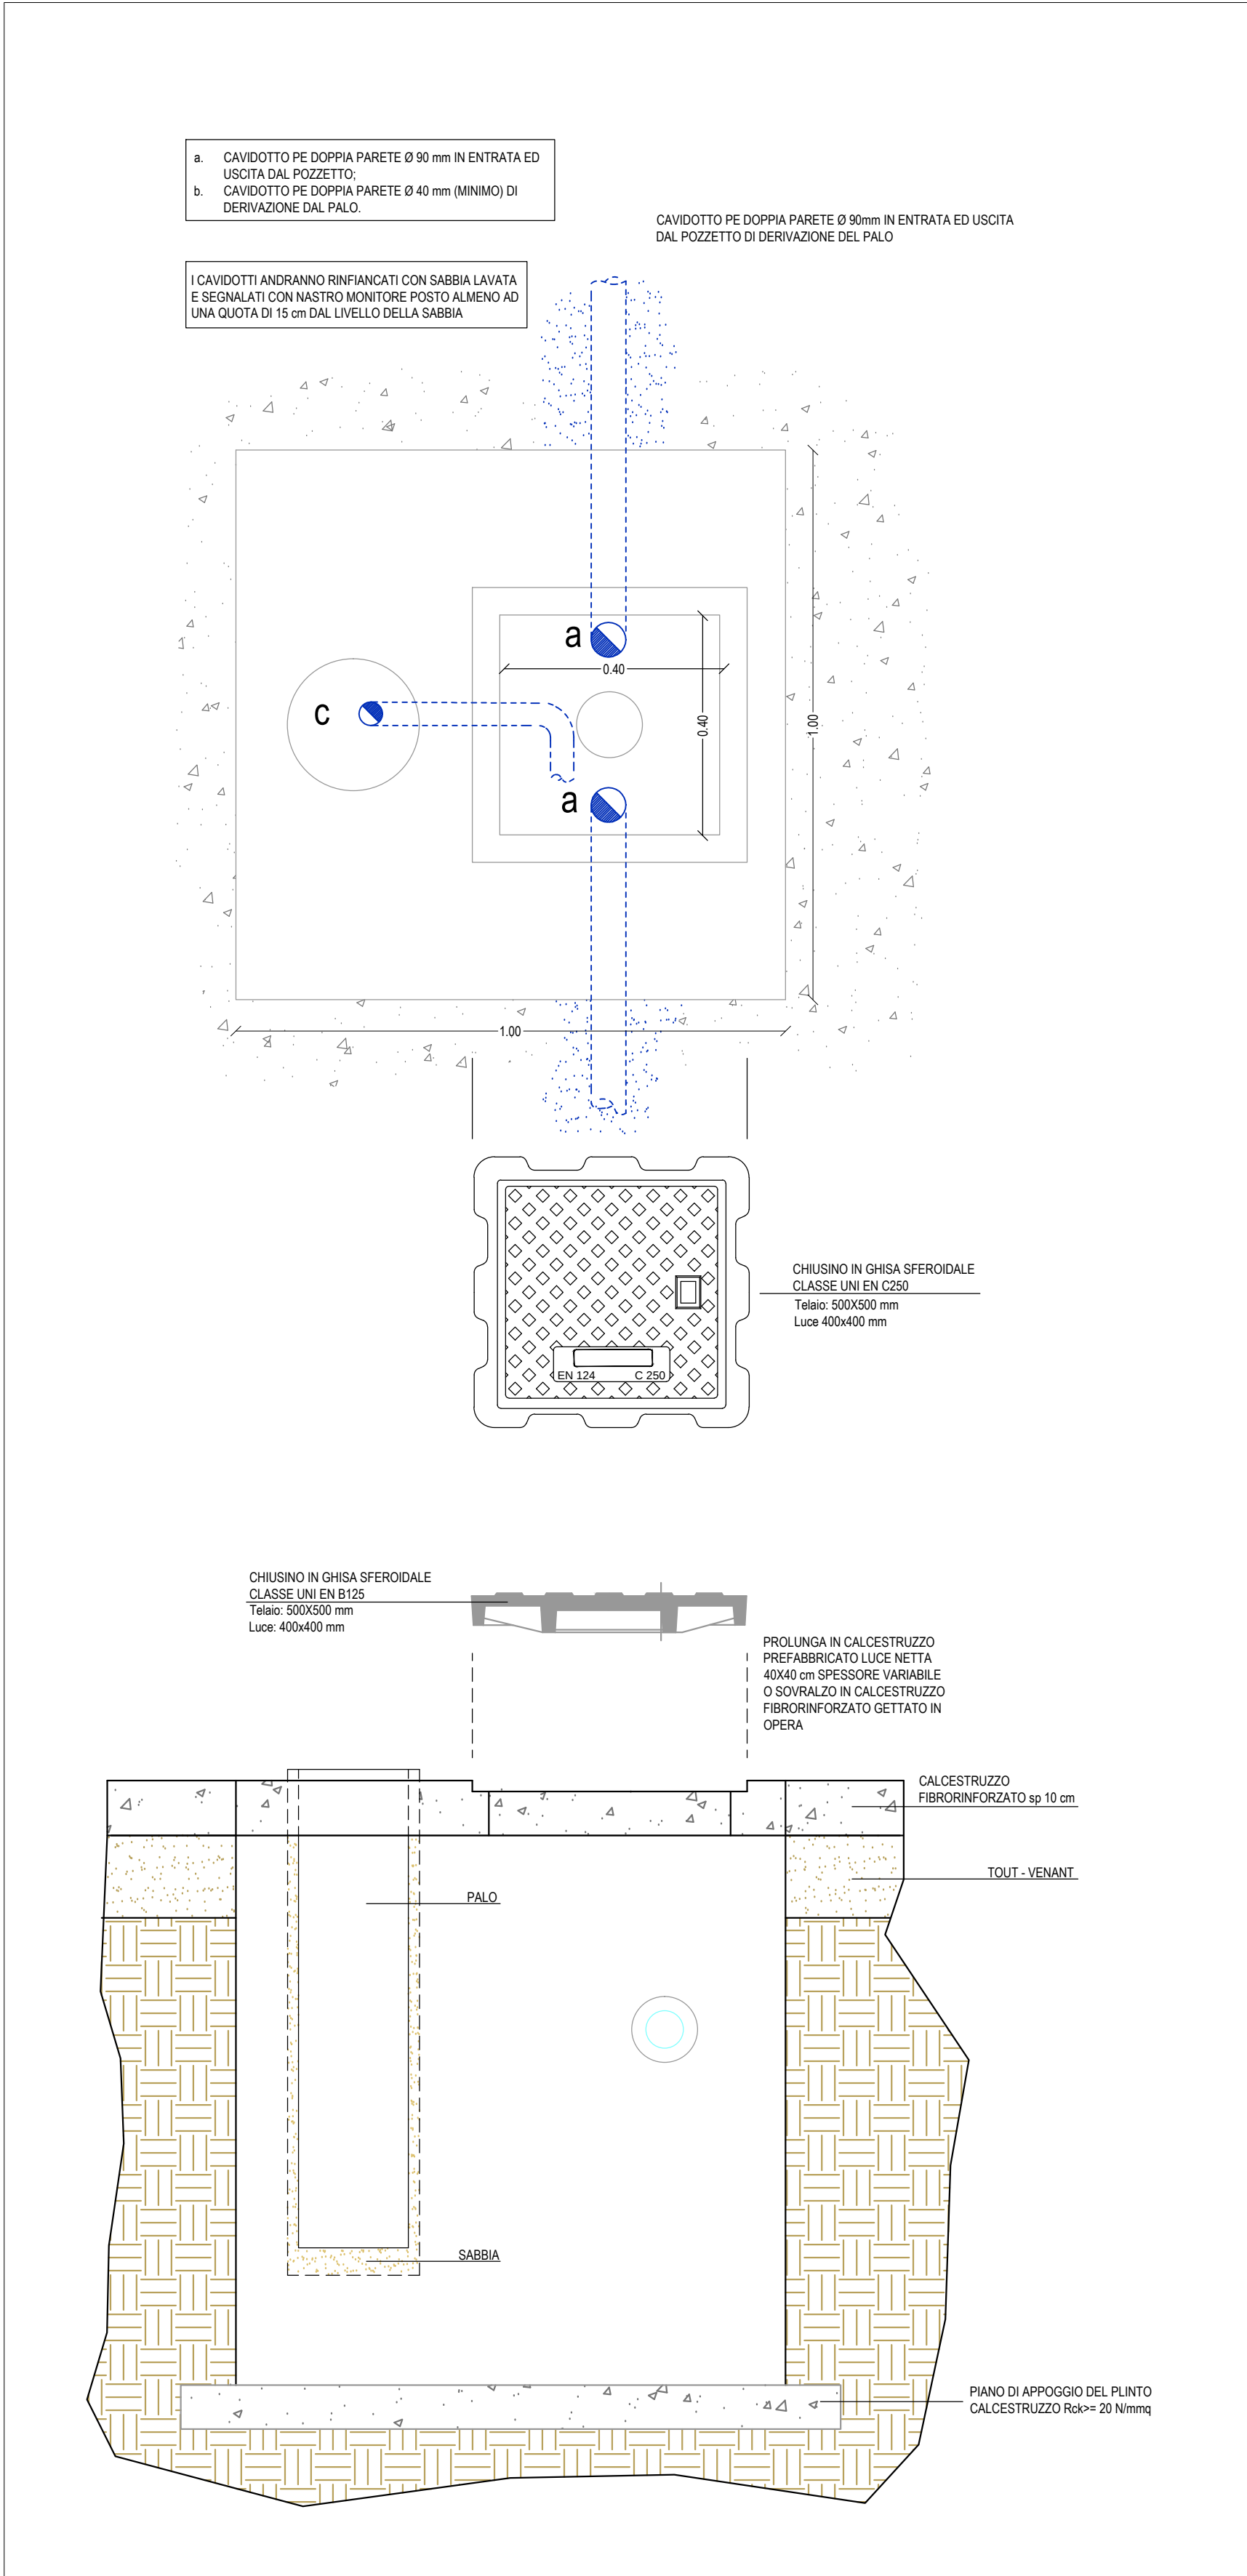

PLANIMETRIA Scala 1:100

COMUNE DI BALLAO
Città Metropolitana di Cagliari

REALIZZAZIONE ECOCENTRO COMUNALE

PROGETTO DI FATTIBILITÀ TECNICA ED ECONOMICA

TAVOLA N.
H.02

PLANIMETRIA IMPIANTO ELETTRICO ILLUMINAZIONE -
DETTAGLI TIPOLOGICI

VISTO/VALIDAZIONE

SCALA 1:100

IL RESPONSABILE UNICO DI PROGETTO
ING. MARCELLO TEGAS
PROGETTISTA - RESPONSABILE INTEGRAZIONE
PRESTAZIONI SPECIALISTICHE

ORDINE INGEGNERI
PROVINCIA CAGLIARI
N. 7837
Dr. Ing. LAURA VACCA
GEOLOGIA
DOTT. LORENZO OTTELLI
CO-PROGETTISTA
ING. ANDREA MASTRO

CODICE

B A L 0 0 1 I E L G H 0 2

REV.	DATA	DESCRIZIONE	REDATTO	CONTROLLATO	APPROVATO
00	01/01/2025	Prima emissione	LV	EV	EV